


LEGENDA

	DISPENSORE ORIZZONTALE INTERRATO IN CORDA DI RAME NUDA DI SEZZ. 35mm ²		BASAMENTO CONTATORE IN CLS
	DISPENSORE VERTICALE		CONTATORE E-distribuzione
	TUBAZIONE PVC INTERRATA TIPO FLESSIBILE, CORRUGATA, DOPPIA CAMERA, Ø (diametro nominale) mm (DISTRIBUZIONE IMPIANTI E-distribuzione)		QUADRO ELETTRICO
	TUBAZIONE PVC INTERRATA TIPO FLESSIBILE, CORRUGATA, DOPPIA CAMERA, Ø (diametro nominale) mm (DISTRIBUZIONE IMPIANTI TELEFONICI)		BASAMENTO PER PREDISPOSIZIONE CASSETTA DISTRIBUZIONE E-distribuzione
	RUGATA, DOPPIA CAMERA, Ø (diametro nominale) mm (DISTRIBUZIONE ILLUMINAZIONE PUBBLICA)		PLINTO PREFABBRICATO IN CLS PER PALI Hmax 8m CON POZZETTO DI DISTRIBUZIONE 36x36 cm (DISTRIBUZIONE IMPIANTI TELEFONICI)
	POZZETTO IN CLS CON CHIUSINO IN GHISA (DISTRIBUZIONE IMPIANTI TELEFONICI)		
	POZZETTO IN CLS CON CHIUSINO IN GHISA (DISTRIBUZIONE IMPIANTI E-distribuzione)		
	POZZETTO IN CLS CON CHIUSINO IN GHISA (DISTRIBUZIONE IMPIANTI ENERGIA PRIVATI)		
	POZZETTO IN CLS CON CHIUSINO IN GHISA (DISTRIBUZIONE ILLUMINAZIONE PUBBLICA)		
	BASAMENTO PER PREDISPOSIZIONE COLONNINA TELECOM (DISTRIBUZIONE IMPIANTI TELEFONICI)		

DISTRIBUZIONE TUBAZIONI INTERRATE TELECOM

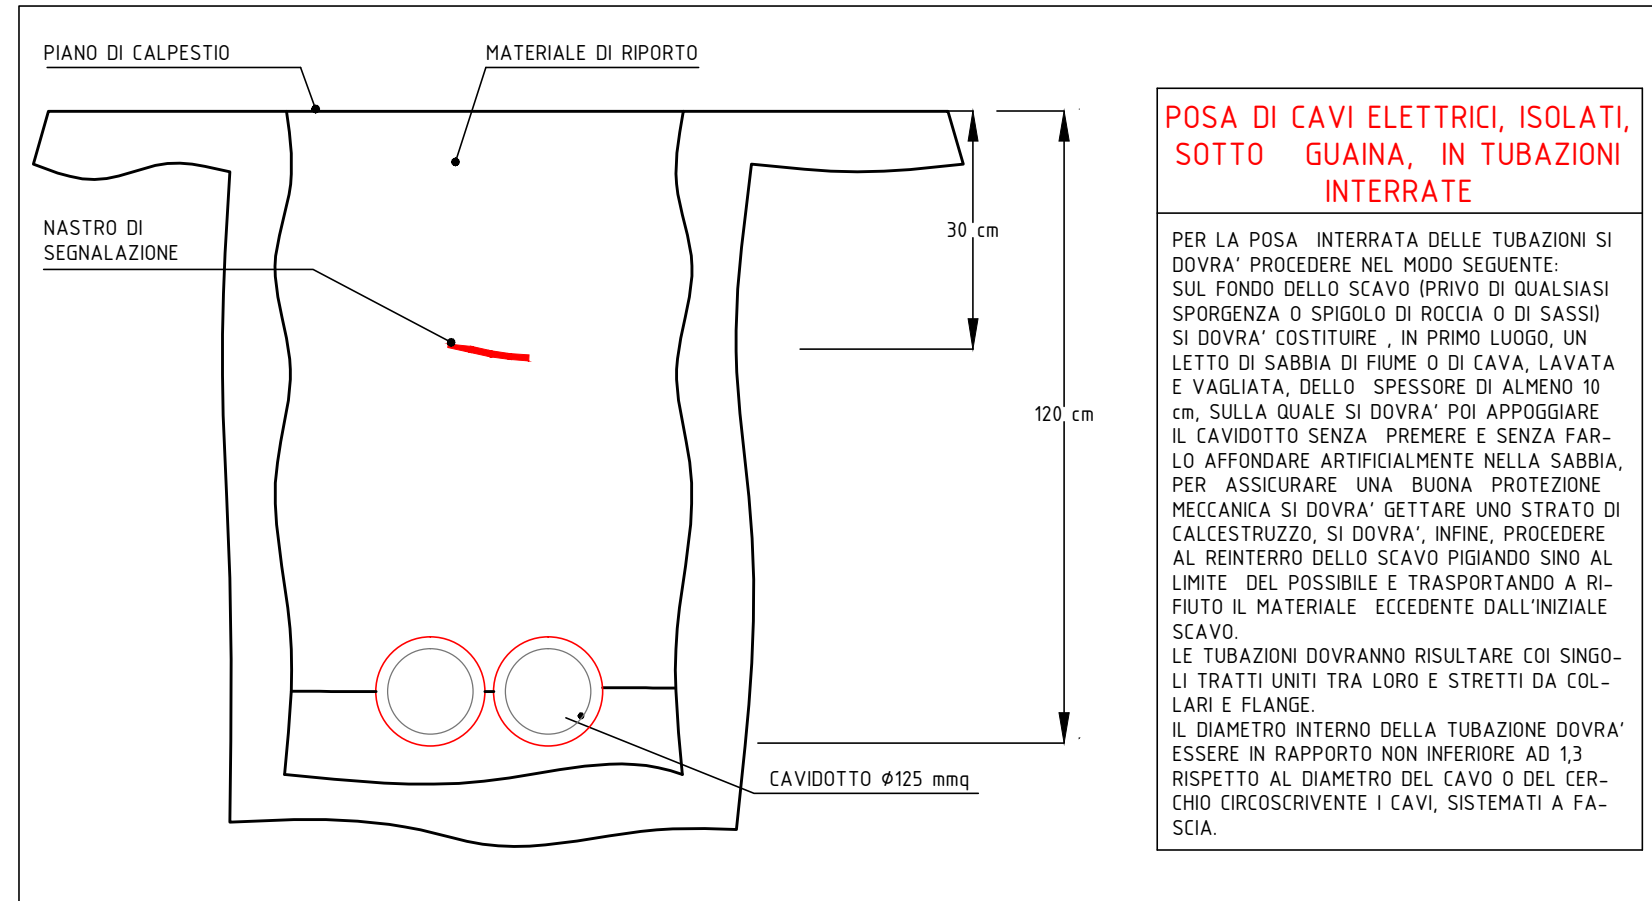

ATTENZIONE VERIFICARE
Le misure ed i percorsi sul posto.
Le caratteristiche dei materiali.
Le istruzioni dei costruttori.
NEL DUBBIO
Consultare lo studio di progettazione.

ATTENZIONE: Il presente elaborato non è e non vuole essere un esecutivo architettonico. GLI ELEMENTI DI PROGETTO INSERITI HANNO VALORE DI RIFERIMENTO ALLE CARATTERISTICHE TECNICHE NORMATIVE PERTINENTI GLI IMPIANTI ELETTRICI.

Revisione	data	Descrizione	redatto	verificato	Approvato

COMUNE DI CASTELFRANCO VENETO
PROVINCIA DI TREVISO

DITTA : **PLUTONE IMMOBILIARE SRL**
Via A. Cecon - LOREGGIA (PD)

Tavola n° **02**

OGGETTO :
PROGETTO DELL'IMPIANTO ELETTRICO PER VARIANTE IN C.O. AL PIANO DI LOTTIZZAZIONE Z.T.O. D2.2 "EX FORNACE MONTEGRAPPA" CAMPIGO DI CASTELFRANCO VENETO

Data : dicembre 2018
Data aggiornamento :


IMPIANTO RETE TELEFONIA

DISEGNI ESEGUITI SCALA 1:100 PLANIMETRIA

Studio progettazione e consulenza impianti elettrici
PELLIZZARI per.ind. RENATO
Via D. Buzzati, 6 Int. 3 - 31044 Montebelluna (TV)
tel./fax 0423 22135 * E-mail: elettrotecnica@elettrotecnicasas.com

Il committente
Il progettista
Pellizzari per.ind. Renato

A TERMINE DI LEGGE CI RISERVIAMO LA PROPRIETA' DI QUESTO DISEGNO CON DIVIETO DI RIPORTARLO O DI RENDERSI COMUNQUE NOTO A TERZI SENZA LA NOSTRA AUTORIZZAZIONE SCRITTA.

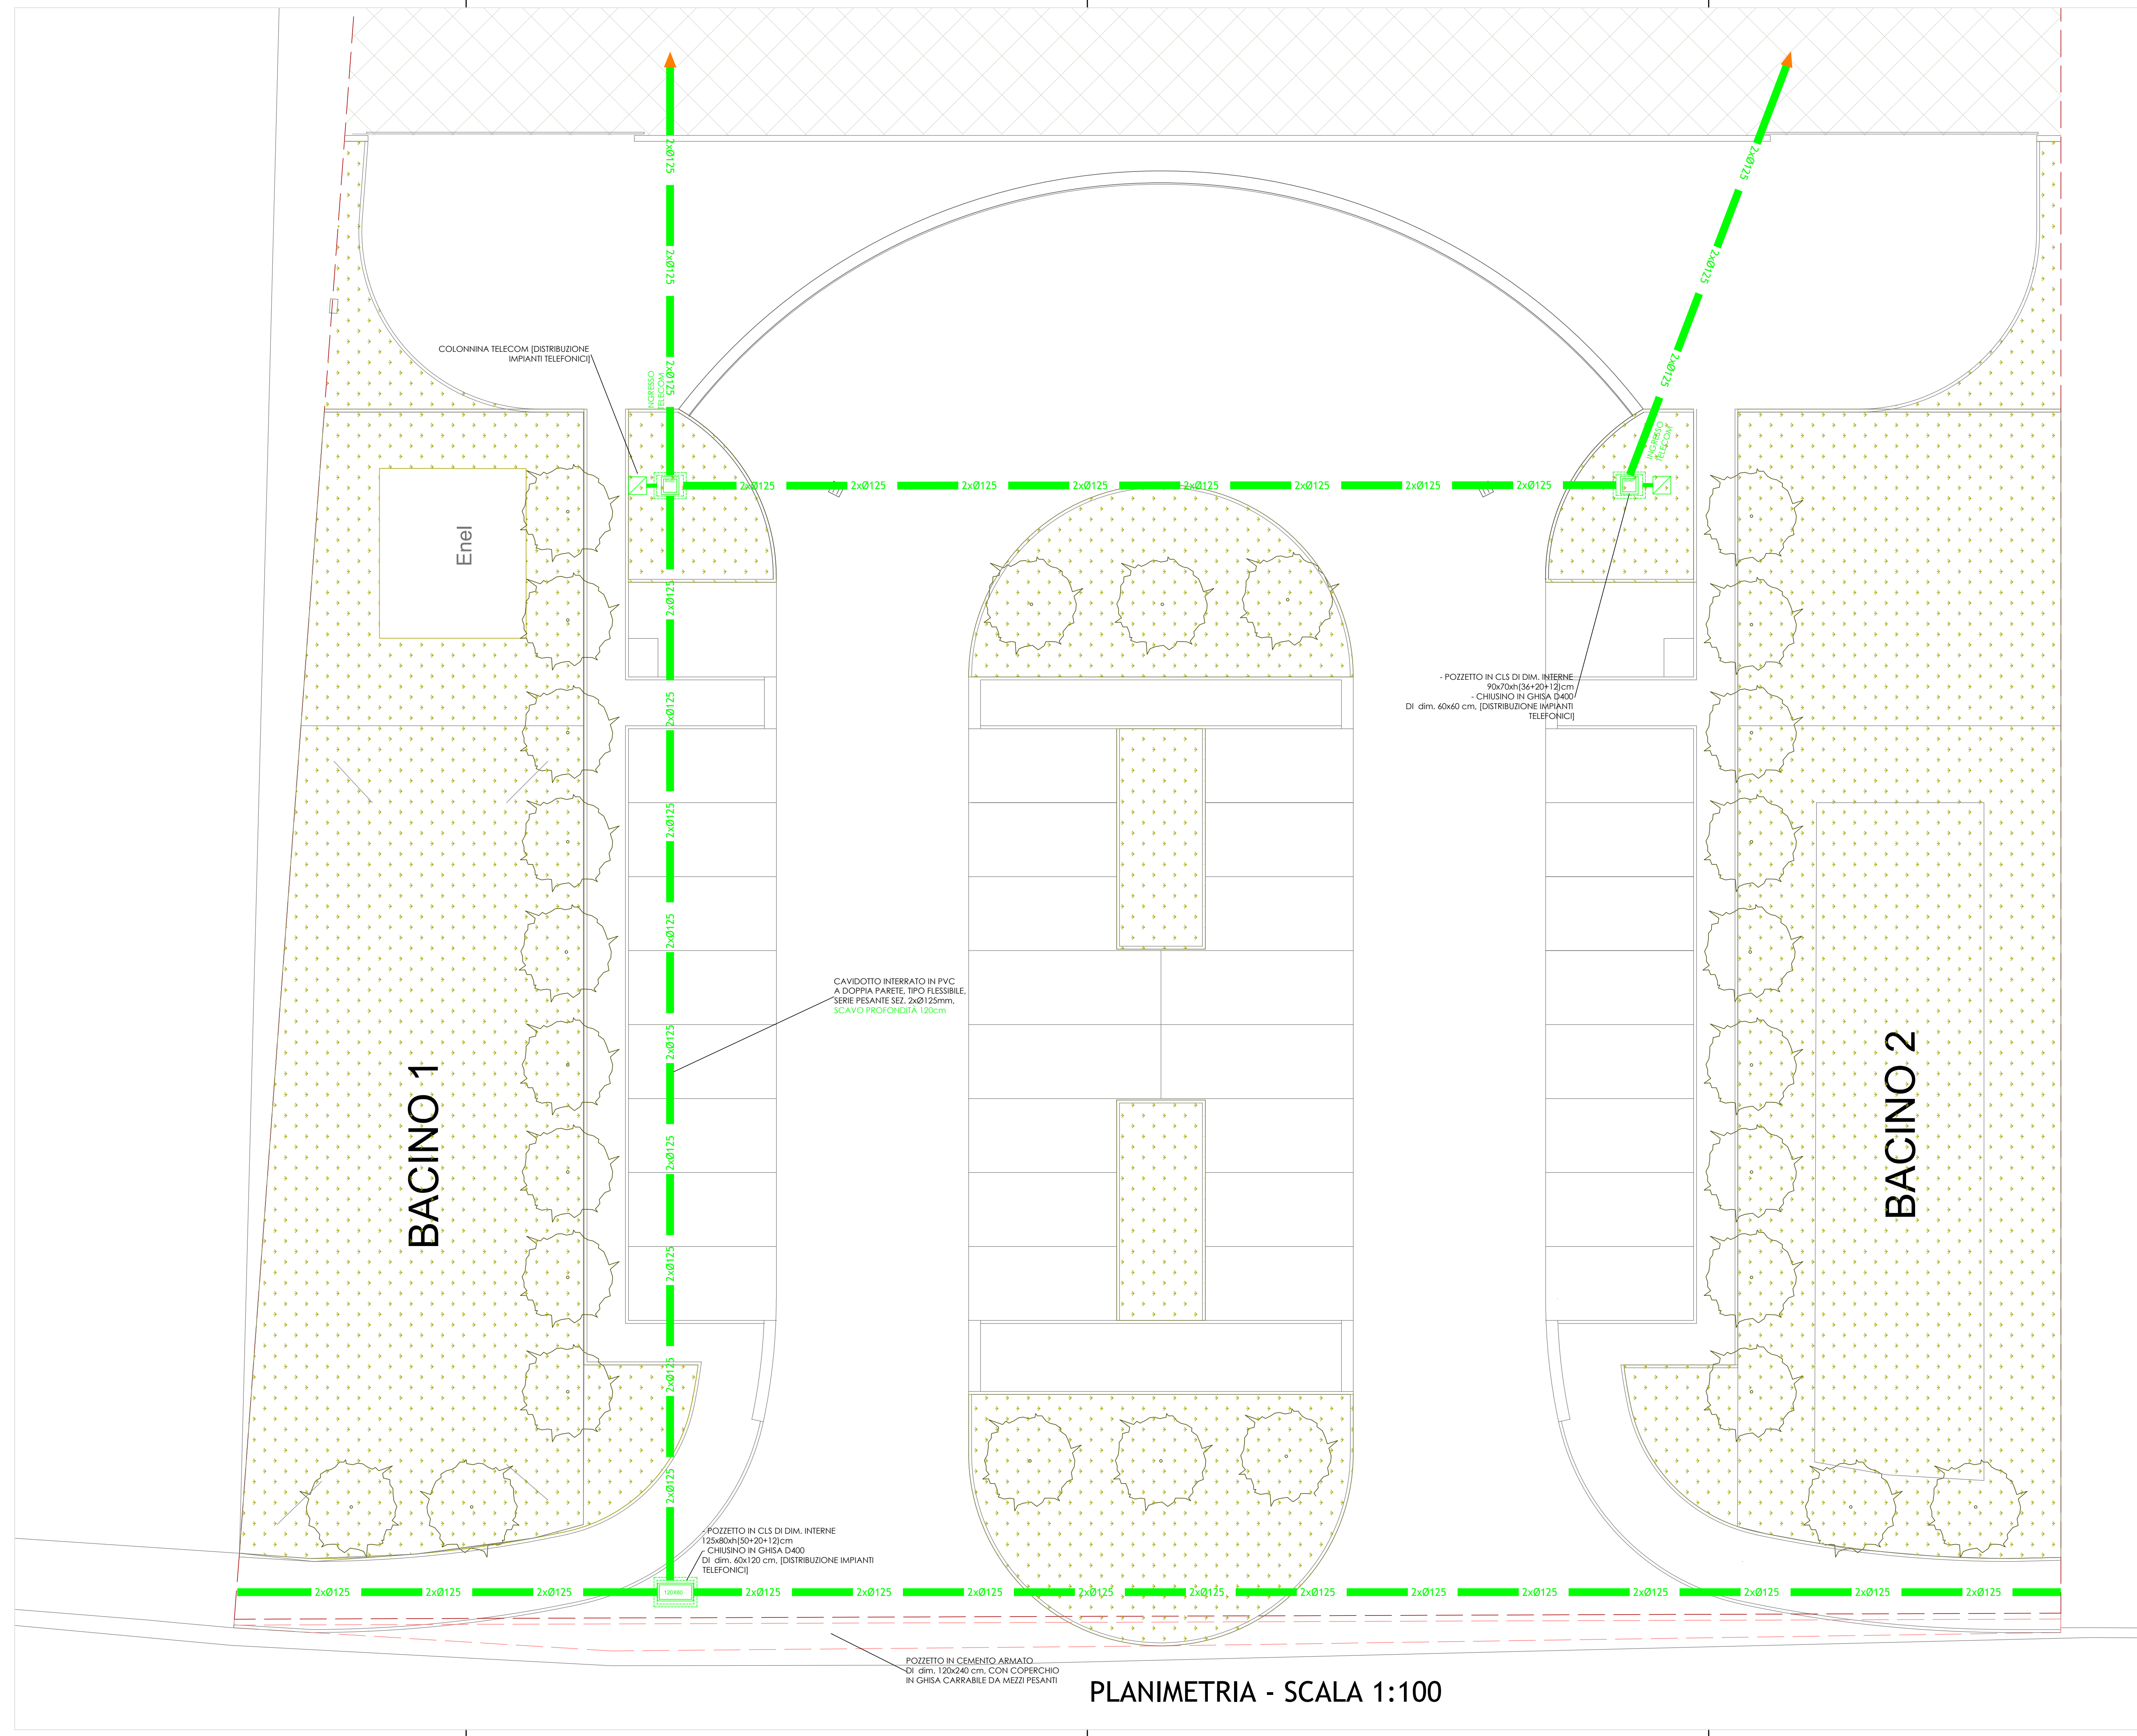

PLANIMETRIA - SCALA 1:100